


RZUT PIWNIC

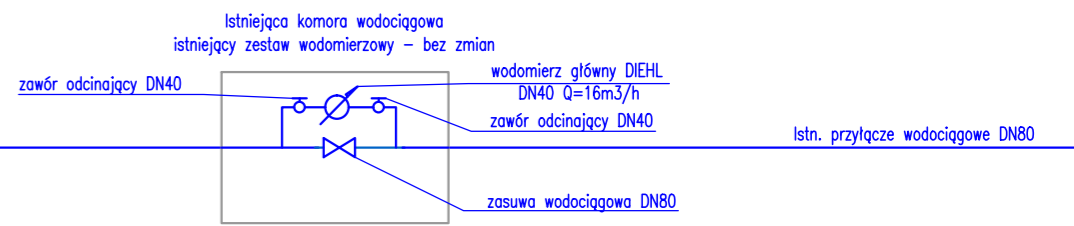


ZN	ELEKTROMAGNETYCZNY ZAWÓR PIERWSZEŃSYWA
EA	ZAWÓR ANTYSKAŻENIOWY EA
ZO	ZAWÓR ODCINAJĄCY

ZESTAWIENIE POWIERZCHNI - PIWNICE		
NR POM.	NAZWA POMIESZCZENIA	POW. [m2]
-1.01	KORYTARZ	7,89
-1.02	KORYTARZ	2,41
-1.03	POMIESZCZENIE GOSPODARCZE	26,51
-1.04	POMIESZCZENIE GOSPODARCZE	6,52
-1.05	POMIESZCZENIE GOSPODARCZE	8,55
-1.KS	KŁATKA SCHODOWA	4,09
ŁĄCZNIE		55,97

- LEGENDA OZNACZEŃ:
- ☐ CZĘŚĆ BUDYNKU UŻYTKOWANA PRZEZ POLSKIE STOWARZYSZENIE NA RZECZ OSÓB Z NIEPEŁNOSPRAWNOŚCIĄ INTELEKTUALNĄ "KOŁO W ŁODZI" - SIEDZIBA ŚRODOWISKOWEGO DOMU SAMOPOMOCY
 - ☑ WEJŚCIE GŁÓWNE DO LOKALU UŻYTKOWANEGO PRZEZ STOWARZYSZENIE
 - ☑ POZOSTAŁE WEJŚCIA DO BUDYNKU
 - ☑ ŚCIANY ISTNIEJĄCE
 - HP PROJEKTOWANE HYDRANTY P.POŻ. Ø25
 - ☑ ZASIĘGI WĘZY GAŚNICZYCH
 - POZOSTAŁE PROJEKTOWANE PRACE

ROZDZIAŁ WODY HYDRANTOWEJ I GOSPODARCZEJ

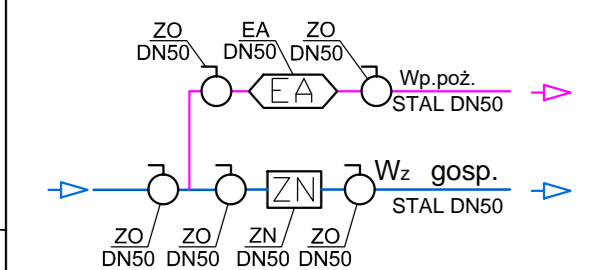

- UWAGI
1. Wszystkie przejścia przez przegrody budowlane należy wykonać w odporności ogniowej danej przegrody.
 2. Instalacje wykonać wg wytycznych producenta.

INSTALACJA WEWNĘTRZNA HYDRANTOWA STAL OCYNKOWANA - wg PN-H-74200:1998
 JEDNOSTKA PROJEKTOWA
PRACOWNIA PROJEKTOWA EL STUDIO
 Elżbieta Chroboczek Architekt
 91 - 710 Łódź, ul. Harcerska 3/40
 T: +48 665 676 134 M: pracownia@elstudio.eu

TYTUL OPRACOWANIA:
PRZEBUDOWA WEWNĘTRZNEJ INSTALACJI WODOCIĄGOWEJ W BUDYNKU PRZY UL. KAROLEWSKIEJ 70/76 W ŁODZI
 w ramach zadania inwestycyjnego:
 "Standardyzacja oraz zapewnienie odpowiedniego bezpieczeństwa przeciwpożarowego Środowiskowego Domu Samopomocy prowadzonego na zlecenie Miasta Łódź przez Polskie Stowarzyszenie na rzecz Osób z Niepełnosprawnością Inteligentalną KOŁO w Łodzi"

STADIUM PROJEKT TECHNICZNY - INSTALACJI WODOCIĄGOWYCH			
BRANŻA INSTALACJE SANITARNE			
IMIE I NAZWISKO	NR UPR. BUD.	PODPIS	
PROJEKTANT mgr inż. Joanna Mikołajczyk	LOD/1269/POOS/09		
SPRAWDZIŁ mgr inż. Marcin Mikołajczyk	LOD/4862/PWBS/22		

TYTUŁ RYSUNKU RZUT PIWNIC - INSTALACJA WODOCIĄGOWA			
STADIUM PT	DATA 10.2022	SKALA 1:100	NR RYSUNKU IS-01